


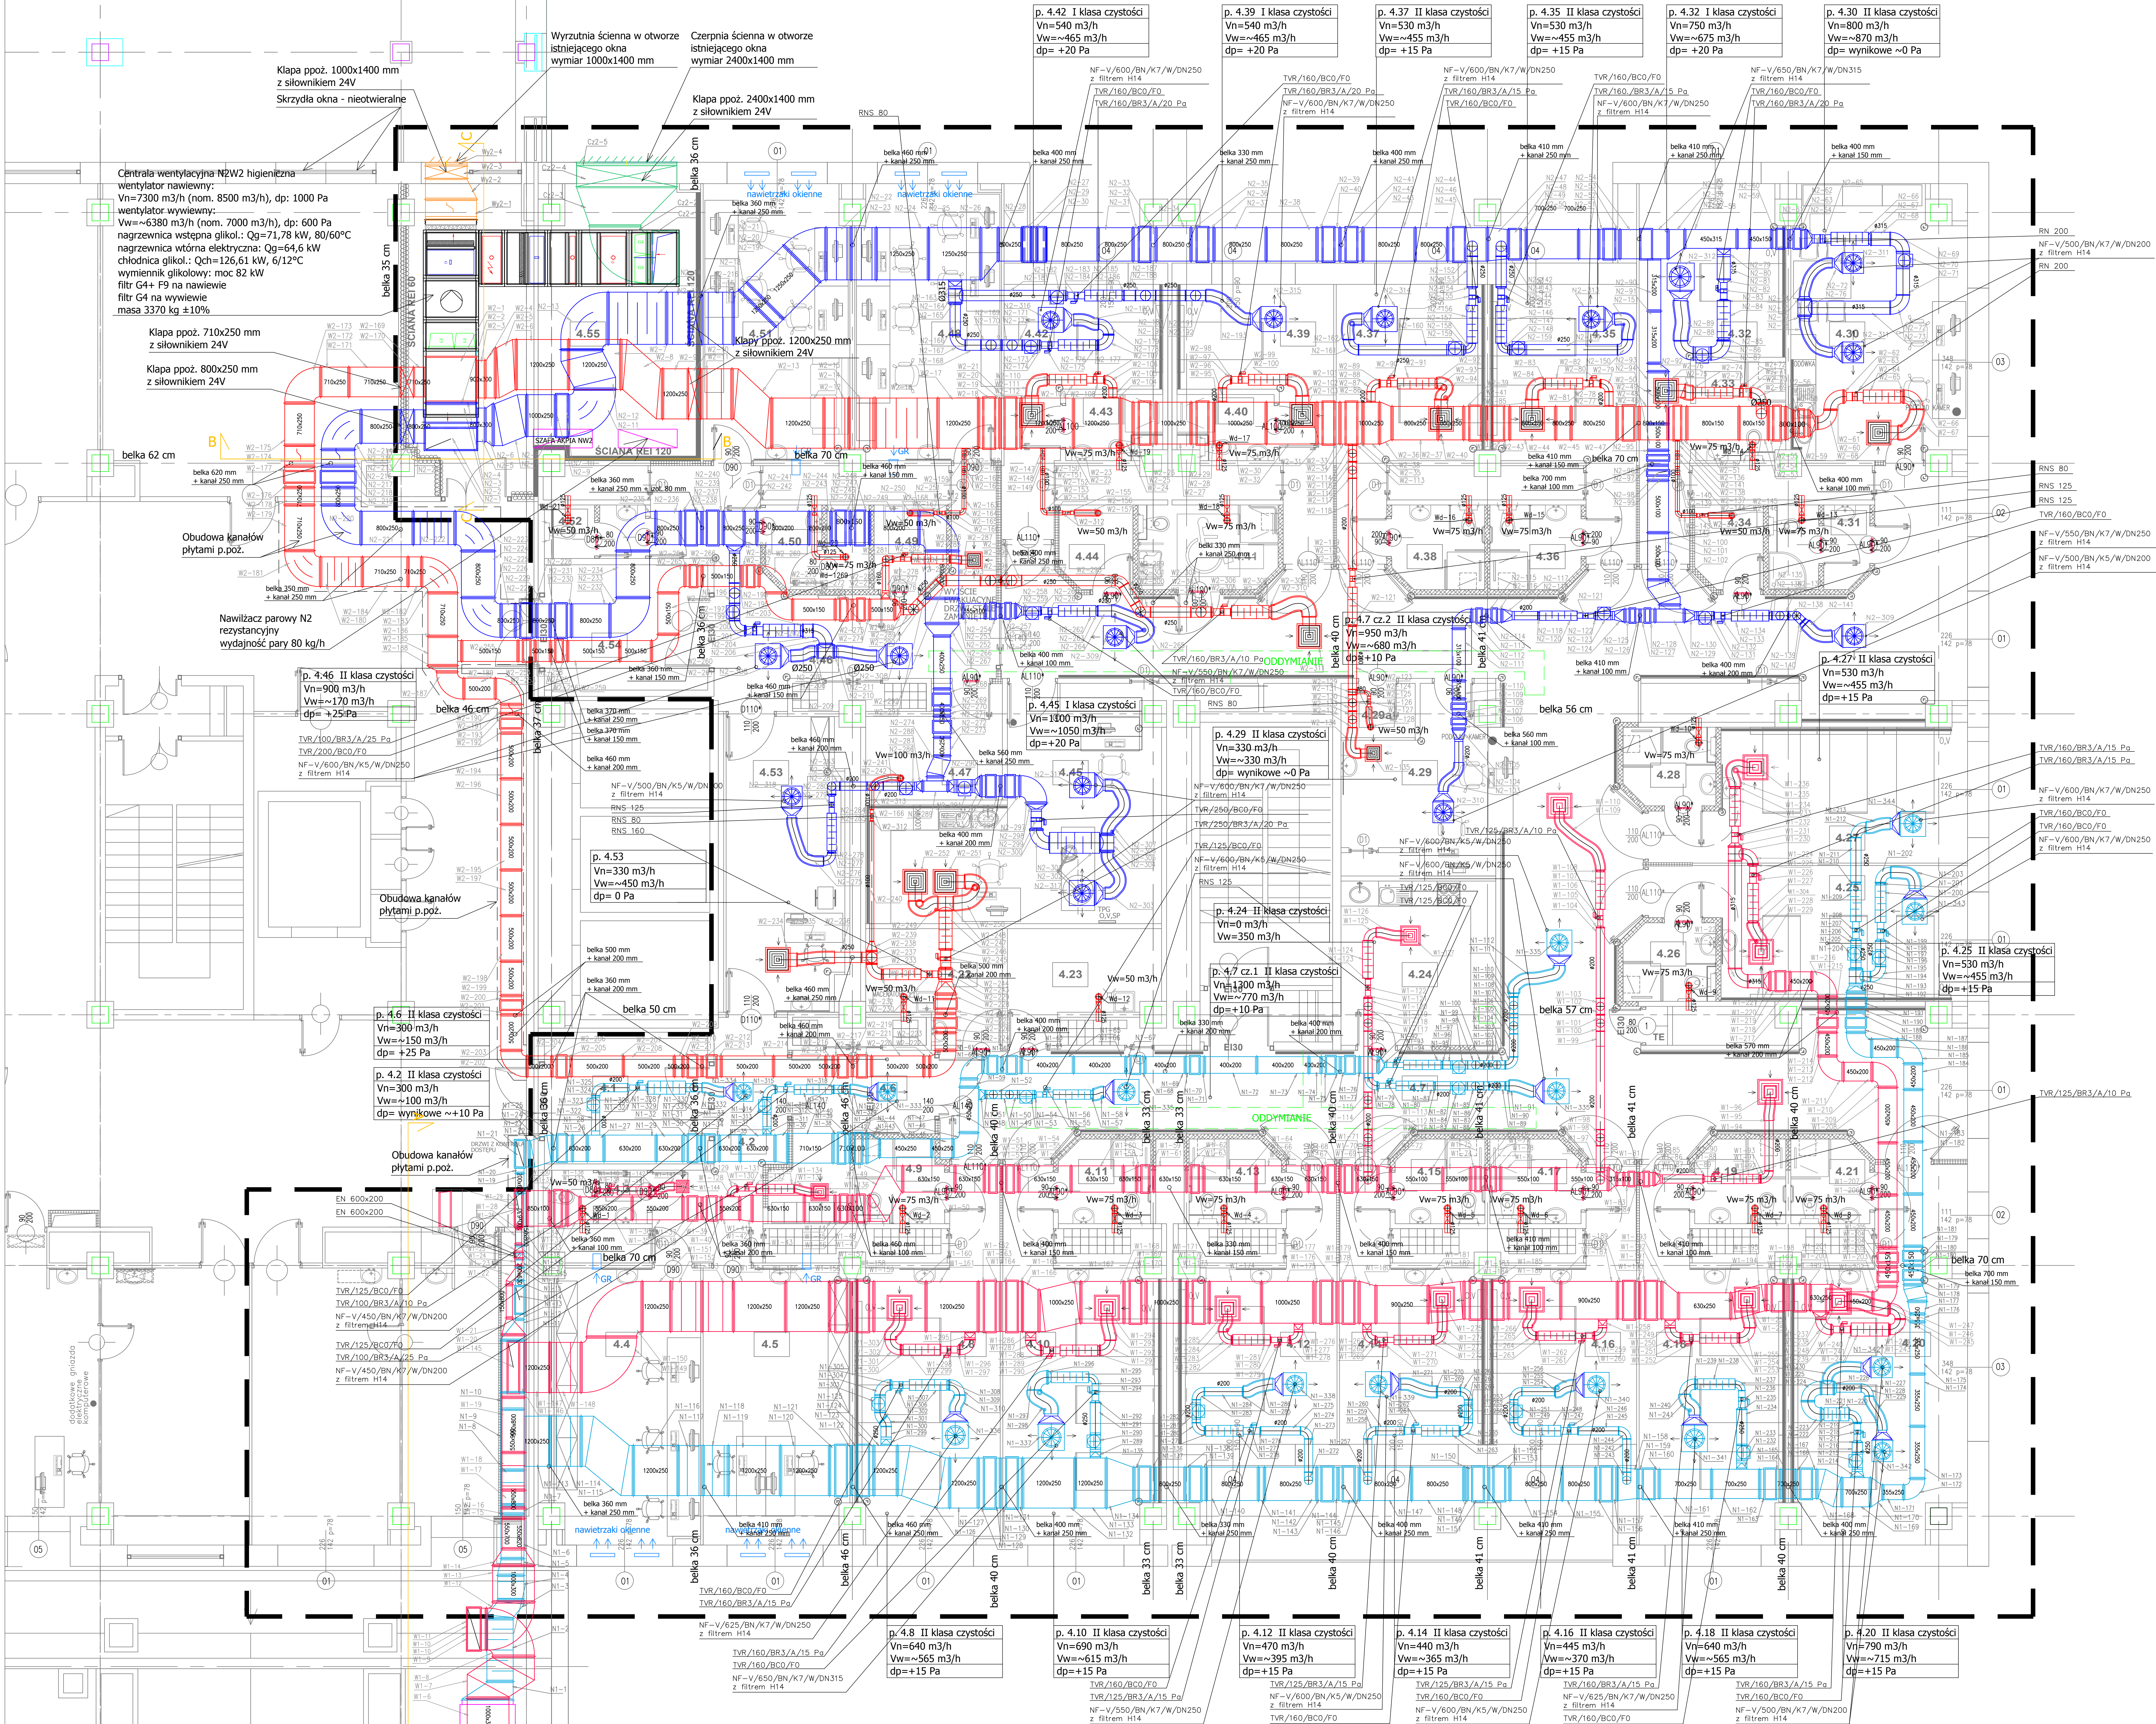

Uwaga:
- należy zbudować kłapy ppoż. z siłownikiem
24 V na wejściu instalacji wentylacyjnych do
sachów w WC i kasekach
- zastawienie urządzeń wentylacyjnych
obsługujących dane pomieszczenie w Zal. 1.2

Inwestor:	CENTRUM ONKOLOGII - INSTYTUT im. MARI SKŁODOWSKIEJ-CURIE	44-101 Gliwice
Strona projektu:	INSTECH	41-800 Zabrze
Obiek:	CENTRUM ONKOLOGII - INSTYTUT im. MARI SKŁODOWSKIEJ-CURIE BUDYNEK KLINIKI	ul. Karłowicza 15
Tytuł projektu:	PRZEBUDOWA POMIESZCZEN KLINIKI TRANSPLANTACJI NA IV p.	
Foto:	PROJEKT WYKONAWCZY	Sanitarna
Nazwa rysunku:	Rzut instalacji wentylacji i klimatyzacji - piętro IV (cz. 1)	
Nr rysunku:	PW / WK / 2 / 0	Skala: 1:50
Data:	04.2018	
Zespół projektowy:	Imię Nazwisko	Nr uprawnień
Podpis:		
Projektant:	mgr inż. Wojciech Wąsek	SLK/7053/PWB/17
Sprowadzi:	mgr inż. Urszula Wołny	SLK/2177/P005/09
Opracował:	mgr inż. Urszula Wołny	