


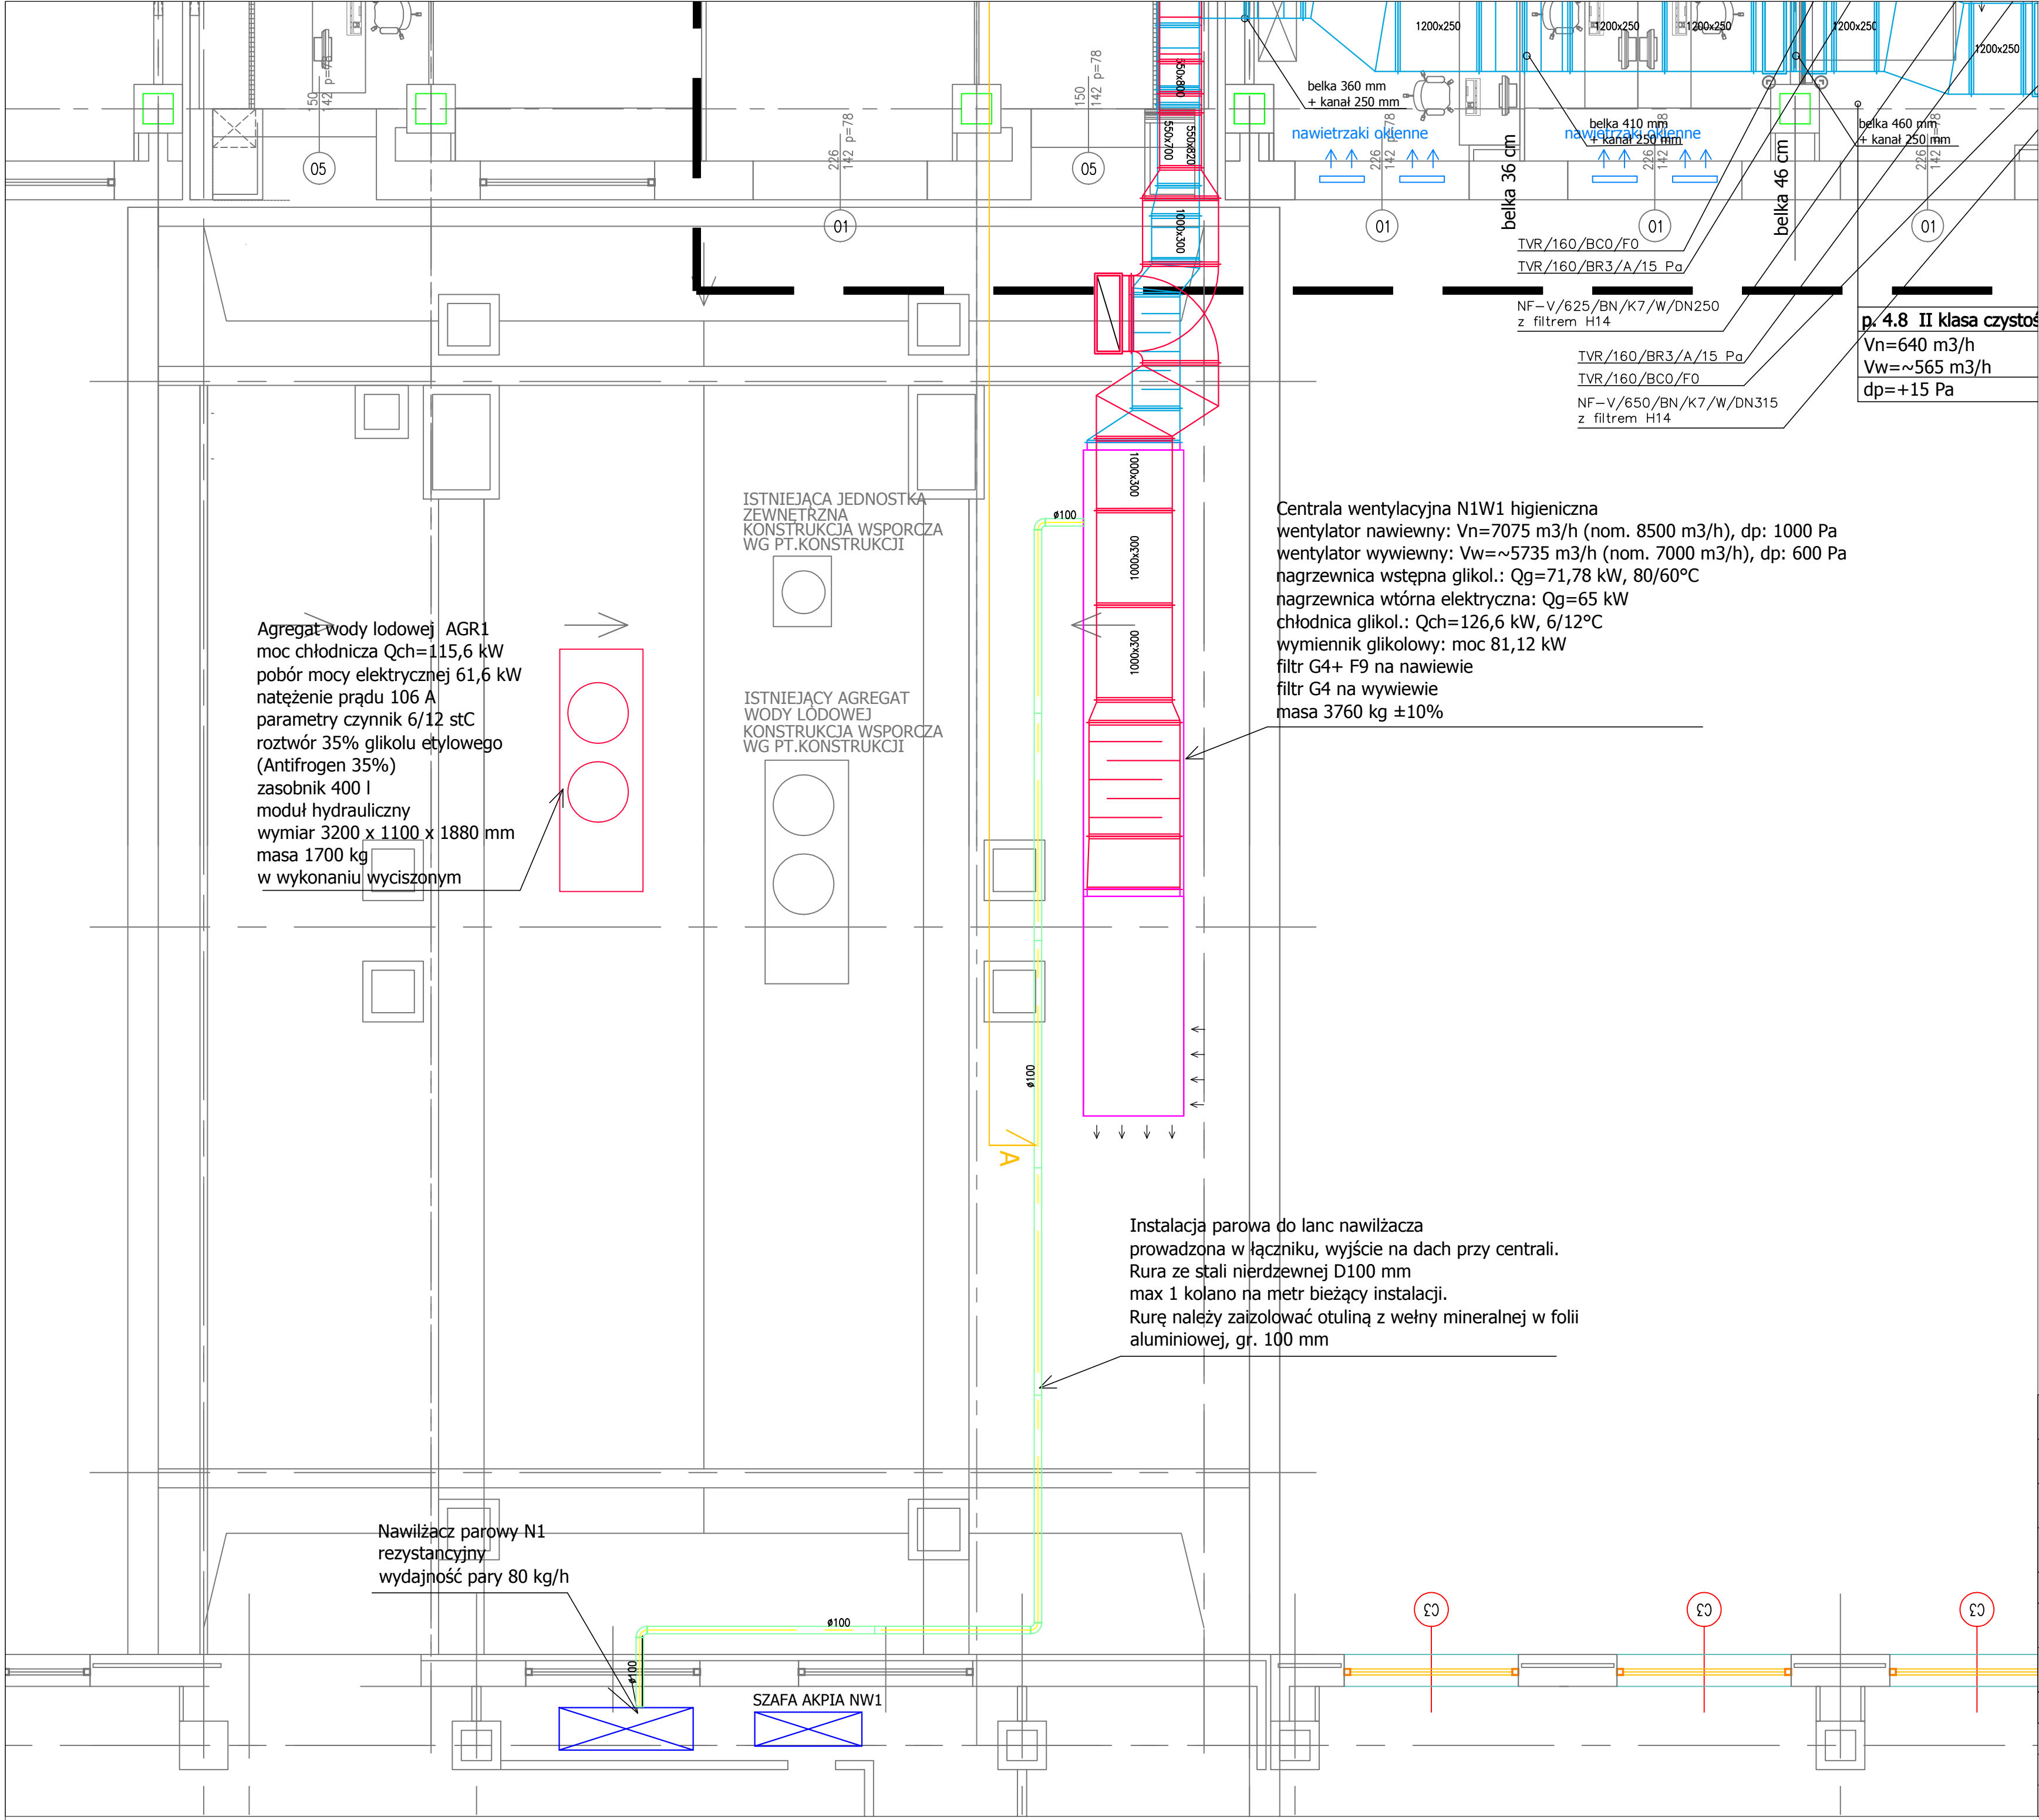

Inwestor:	CENTRUM ONKOLOGII - INSTYTUT im. MARII SKŁODOWSKIEJ-CURIE	44-101 Gliwice ul. Wybrzeże Armii Krajowej 15
Biuro proj.:	INSTECH	41-800 Zabrze ul. Karola Hermisza 15
Obiekt:	CENTRUM ONKOLOGII - INSTYTUT im. MARII SKŁODOWSKIEJ-CURIE	BUDYNEK KLINIKI
Tytuł projektu:	PRZEBUDOWA POMIESZCZEŃ KLINIKI TRANSPLANTACJI NA IV p.	
Faza:	PROJEKT WYKONAWCZY	Branża: SANITARNA Zakres: WK
Nazwa rysunku:	Rzut instalacji wentylacji i klimatyzacji - piętro IV (cz. 2)	
Nr rysunku:	PW / WK / 3 / 0 FAZA / ZAKRES / NR RYS. / REW.	Skala: 1:50 Data: 04.2018
Zespół projektowy:	Imię Nazwisko	Nr uprawnień Podpis
Projektował:	mgr inż. Izabella Niesiałowska-Czech	SLK/7053/PWBS/17
Sprawdził:	mgr inż. Wojciech Wiącek	SLK/2777/P00S/09
Opracował:	mgr inż. Urszula Wolny	